




PŮDORYS ŠACHTY

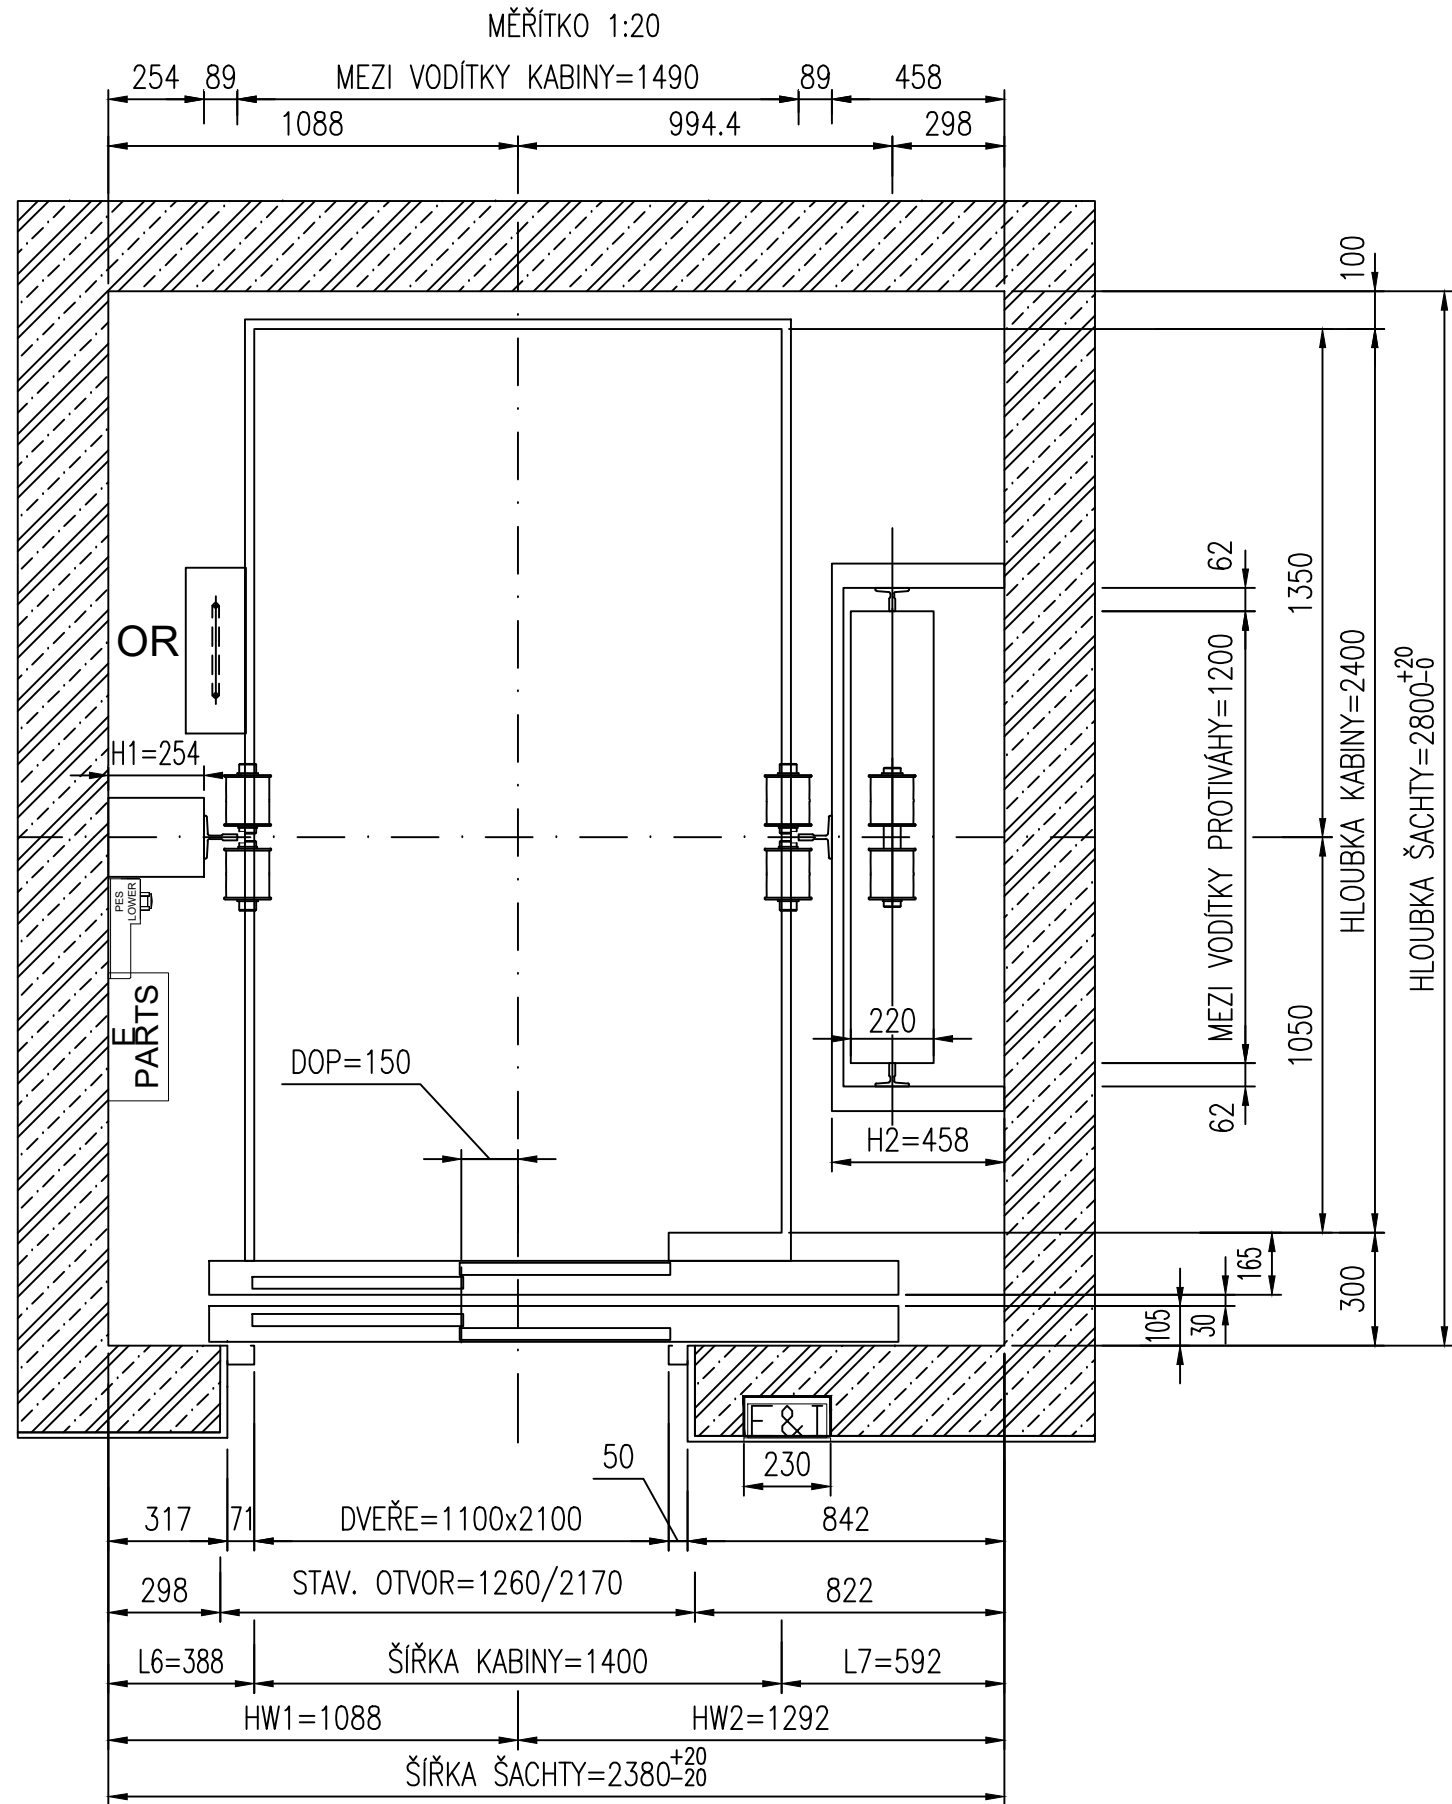

PŮDORYS ŠACHTY V PROHLUBNI

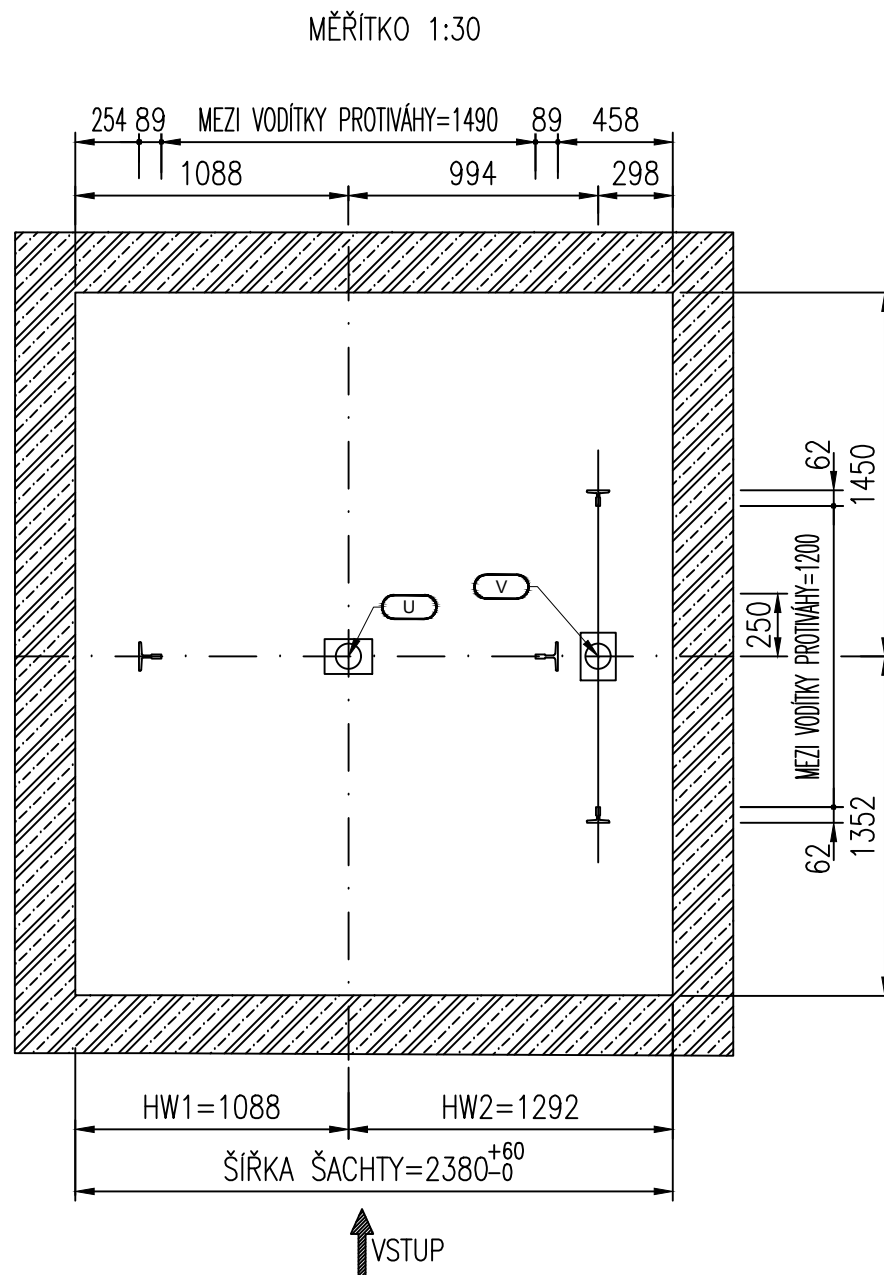

ŘEZ ŠACHTOU

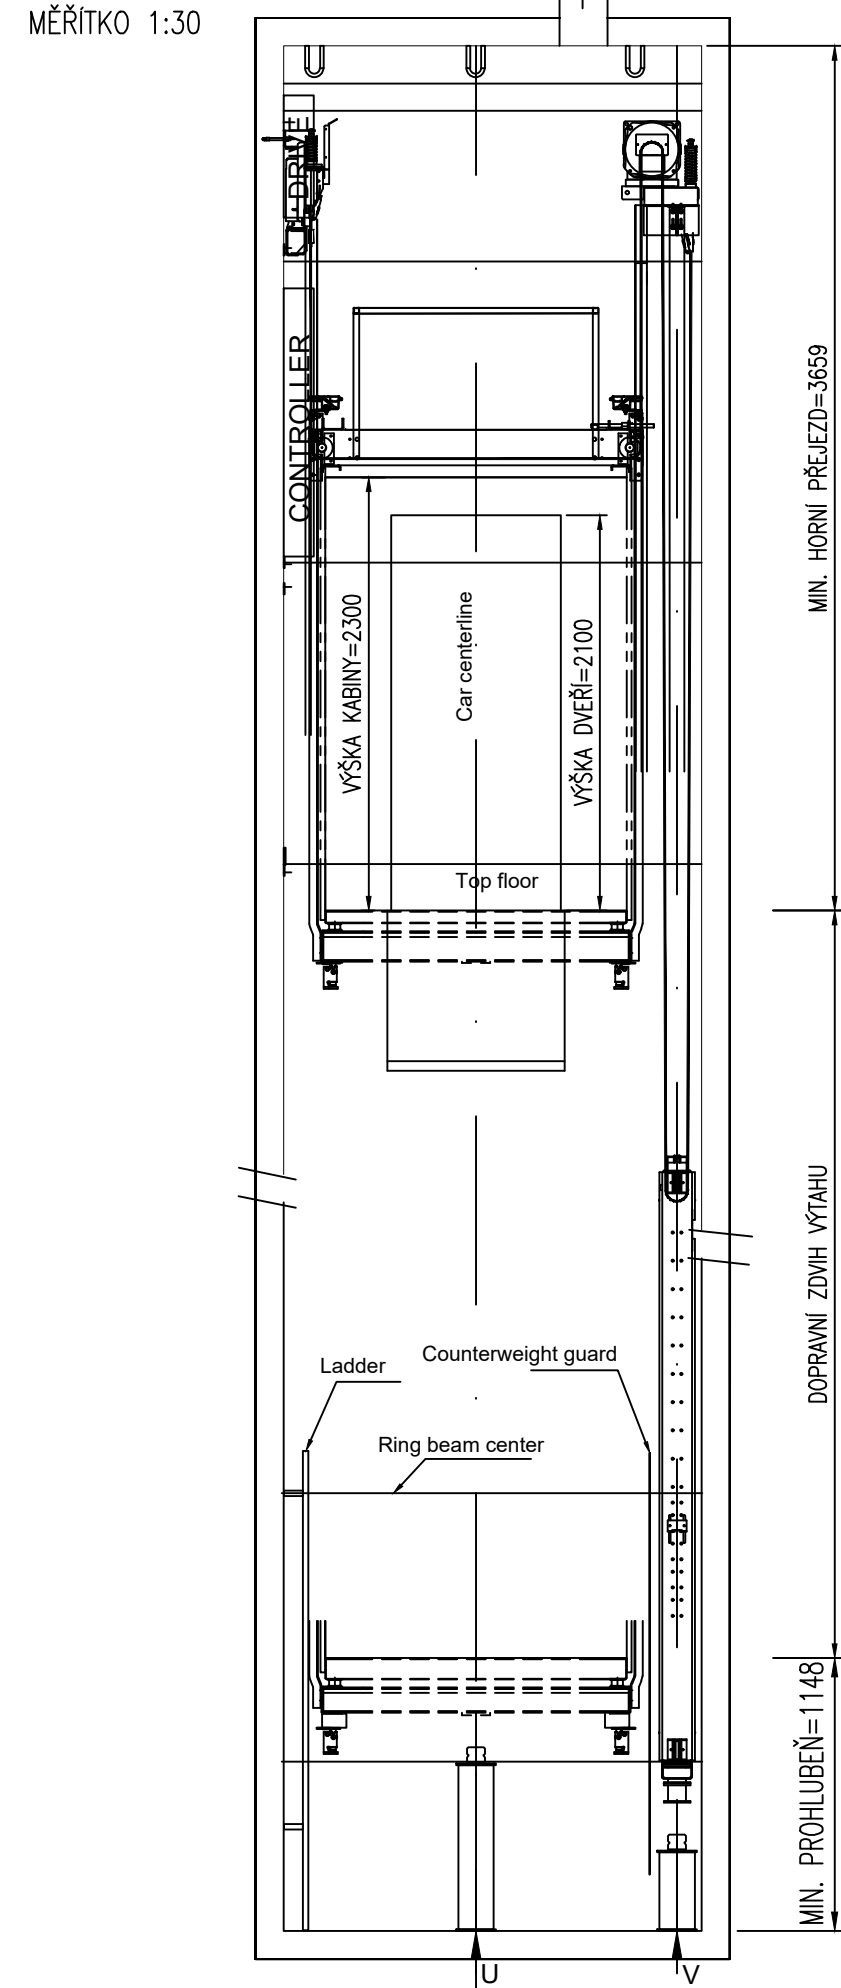


REAKCE:

Force (KN)		
Car side rail	CWT guide rail	Pit reaction
R= 41	R= 15	U= 165
R1=2.47	R1= 1.13	V= 132
R2=3.14	R2= 0.3	

Power supply	400V
System Rated Power(KW)	13.5
Start Current(A)	27
Rated Current(A)	24.4

MONTÁŽNÍ OKO S NOSNOSTÍ 2t


MĚŘÍTKO 1:10

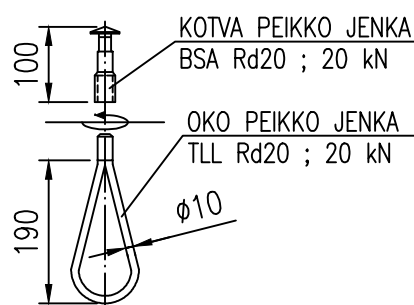

OKA MUSÍ BÝT NAMONTOVÁNA NA KOTVĚ
A ODZKOUŠENA PŘED ZAHÁJENÍM MONTÁŽE

MONTÁŽNÍ OKO S NOSNOSTÍ 4t

MĚŘÍTKO 1:10

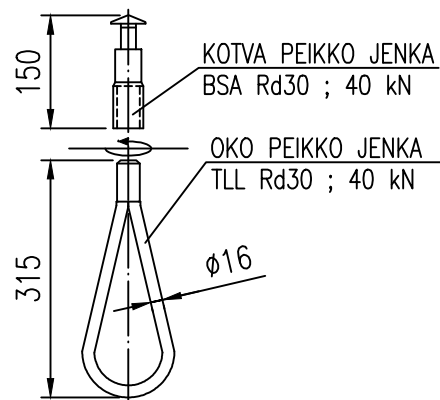

OKA MUSÍ BÝT NAMONTOVÁNA NA KOTVĚ
A ODZKOUŠENA PŘED ZAHÁJENÍM MONTÁŽE

NÁKRES JE POUZE INFORMAČNÍ. PO PŘESNÉM ZAMĚŘENÍ SE MŮŽOU ROZMĚRY KABINY/ŠACHTY ZMĚNIT

POZN.: ÚROVNĚ PRO KOTVENÍ VÝTAHU BUDOU URČENY PO BLÍŽŠÍ SPECIFIKACI ŠACHTY V RÁMCI DISPOZIČNÍHO VÝKRESU (NEODMĚŘUJTE Z VÝKRESU)					
		autorizace:		paré:	
část dokumentace:		D D.2 D.2.1 DOKUMENTACE OBJEKTŮ A TECHNICKÝCH A TECHNOLOGICKÝCH ZAŘÍZENÍ DOKUMENTACE TECHNICKÝCH A TECHNOLOGICKÝCH ZAŘÍZENÍ VÝTAHY			
hlavní architekt, autor :		hlavní inženýr projektu:		zodpovědný projektant:	
Ing. arch. Pavel LEJSEK		Ing. Pavel VINICKÝ		Ing. Jan ČESAL	
stavebník :		Město Sušice, náměstí Svobody 138, 34201 Sušice I			
místo stavby :		nábřeží Jana Seitzze 155, 342 01 Sušice III			
název akce:		DOMOV DŮCHODCŮ SUŠICE STAVEBNÍ ÚPRAVY			
výkres :		VÝTAH V1 - STÁVAJÍCÍ VÝTAHOVÁ ŠACHTA			
		měřítko :		č. výkresu :	
		1:20		D.2.1.2	