




ŘEZ

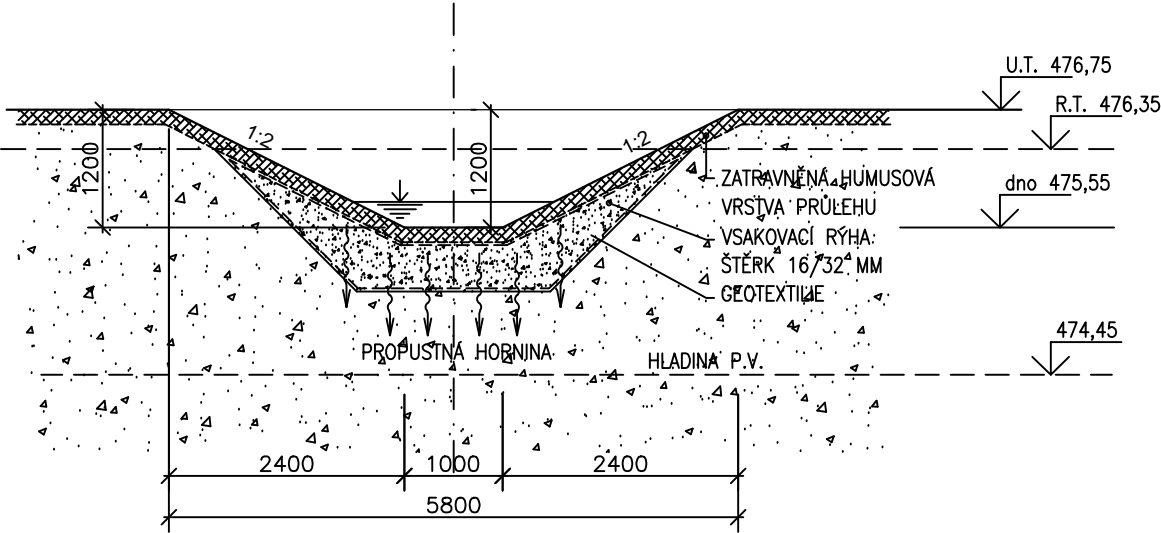

ŘEZ - PŘÍROK

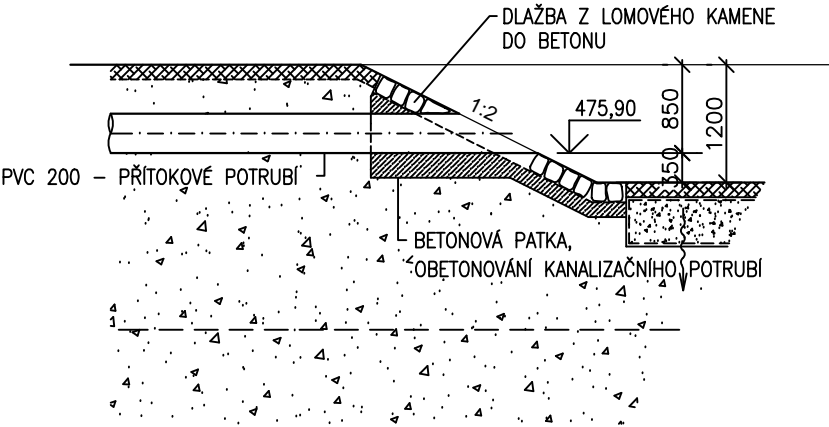


ŘEZ - ODTOK

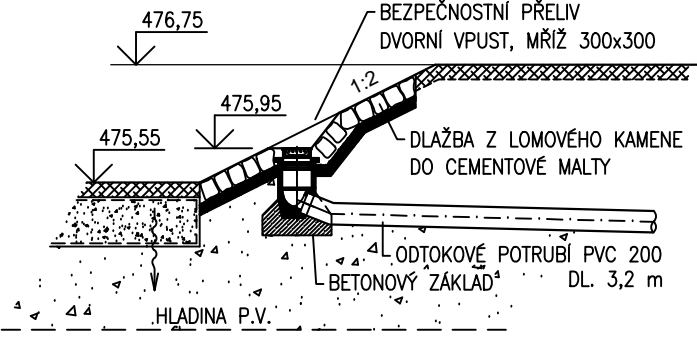

POZNÁMKA

SUCHÝ POLDR, JEHO TVAR A PROVEDENÍ - VIZ. TERÉNNÍ ÚPRAVY

PŮDORYS

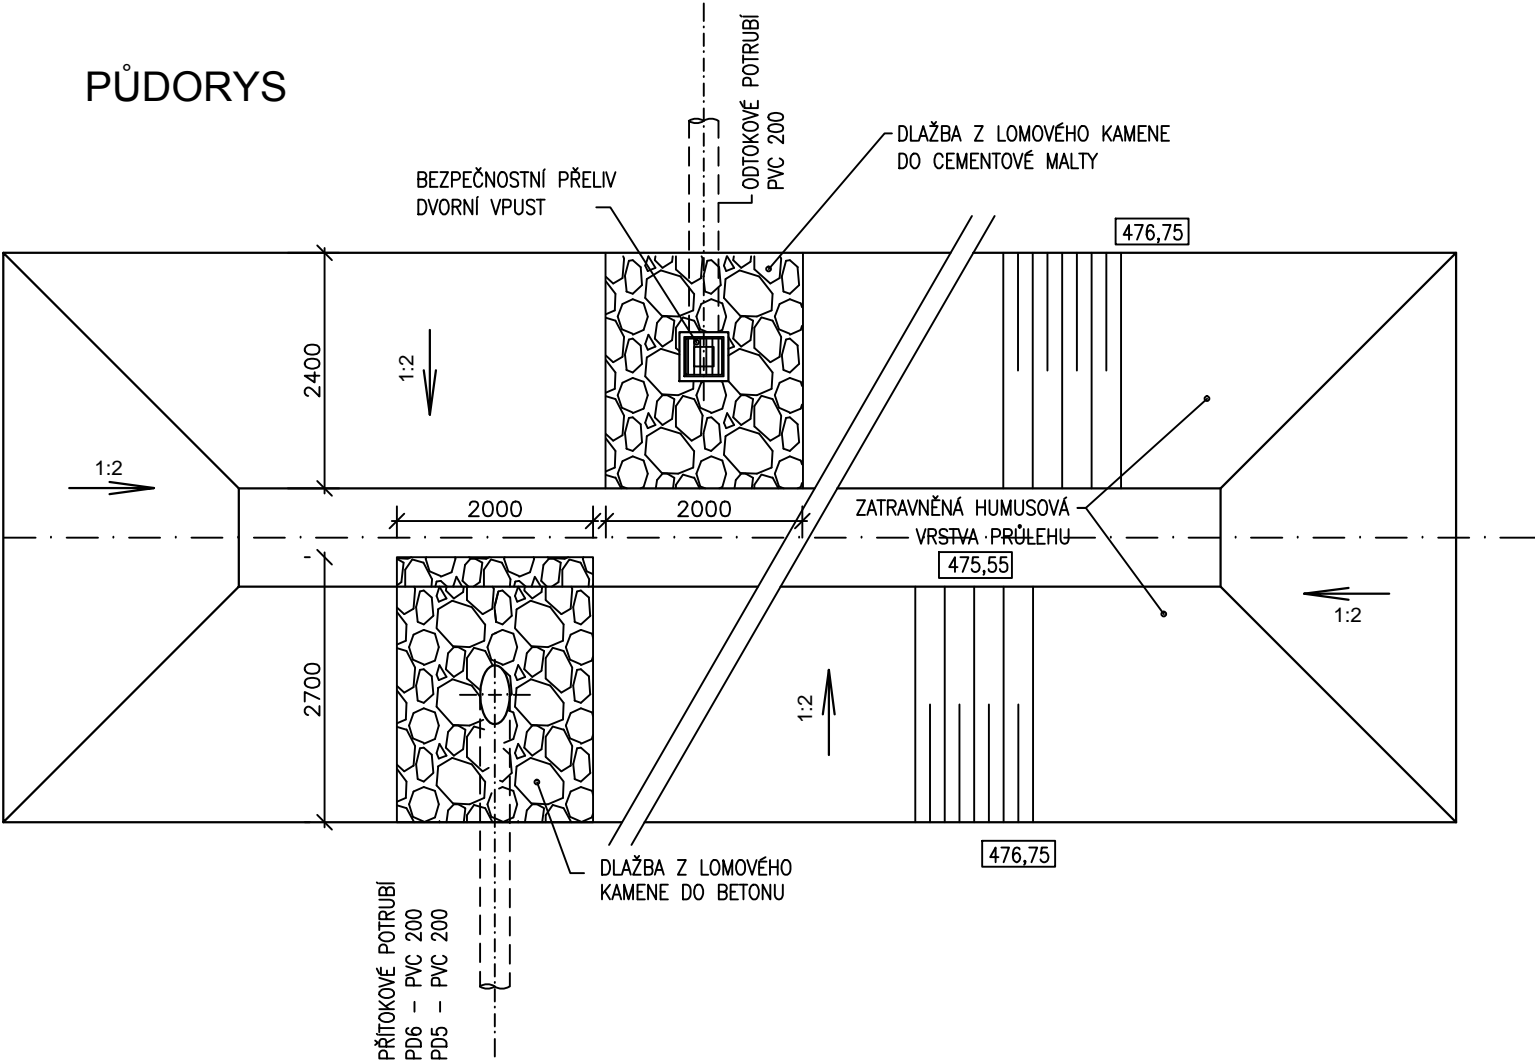

±0,000 = 477,00 m n.m. BpV

01	06/2018	ÚPRAVA SKLADBY KONSTRUKCÍ, ZMĚNA TRASOVÁNÍ PRŮJEZDOVÉ KOMUNIKACE
REV. NO.	DATUM / DATE	POPIS / ANNOTATION
AKCE / PROJECT		SPORTOVNÍ HALA SUŠICE parc. č. 968/9, 968/10, st. 2196, část 968/2, K.Ú. SUŠICE NAD OTAVOU
INVESTOR / DEVELOPER		MĚSTO SUŠICE náměstí Svobody 138, 342 01, Sušice
HLAVNÍ PROJEKTANT / GENERAL DESIGNER		APRIS 3MP s.r.o. BAAROVA 231/36, 140 00, PRAHA 4, CR tel.: +420 261 260 358, e-mail: apris@apris.cz
ARCHTEKT PROJEKTU / ARCHITECT		Ing. arch. M. TYLŠOVÁ Ing. arch. V. TARABA Ing. arch. P. HOLUBOVÁ
VEDENÍ PROJEKTU / PROJECT LEADER		Ing. arch. M. TYLŠOVÁ
PROJEKTANT ČÁSTI / DESIGNER		ING. M. CHRAMOSTA 140 00 PRAHA 4, KUBISTOVA 6 tel.: +420 737 739 535, e-mail: michal.chramosta@centrum.cz
ČÁSTIPART		SO 03 - systém likvidace dešťových vod
VYPRACOVATEL / DRAFTER		Ing. Pavlína Rákosníková
KONTROLA / CHECK		Ing. Michal Chramosta
STUPEŇ DOKUMENTACE / PHASE		DOKUMENTACE PRO PROVÁDĚNÍ STAVBY
DATUM / DATE		08/2017
ČÍSLO ZAKÁZKY / JOB NUMBER		2016015
POČET FORMÁTŮ / FORMAT		2x A4
MĚŘÍTKO / SCALE		1:75
NÁZEV PŘÍLOHY / TITLE		SUCHÝ POLDR - ZAÚSTĚNÍ POTRUBÍ
Č. KÓPIE / COPY		
Č. PŘÍLOHY / DRAWING NUMBER		D.3.8