


půdorys střechy

č.p.1166

č.p.1165

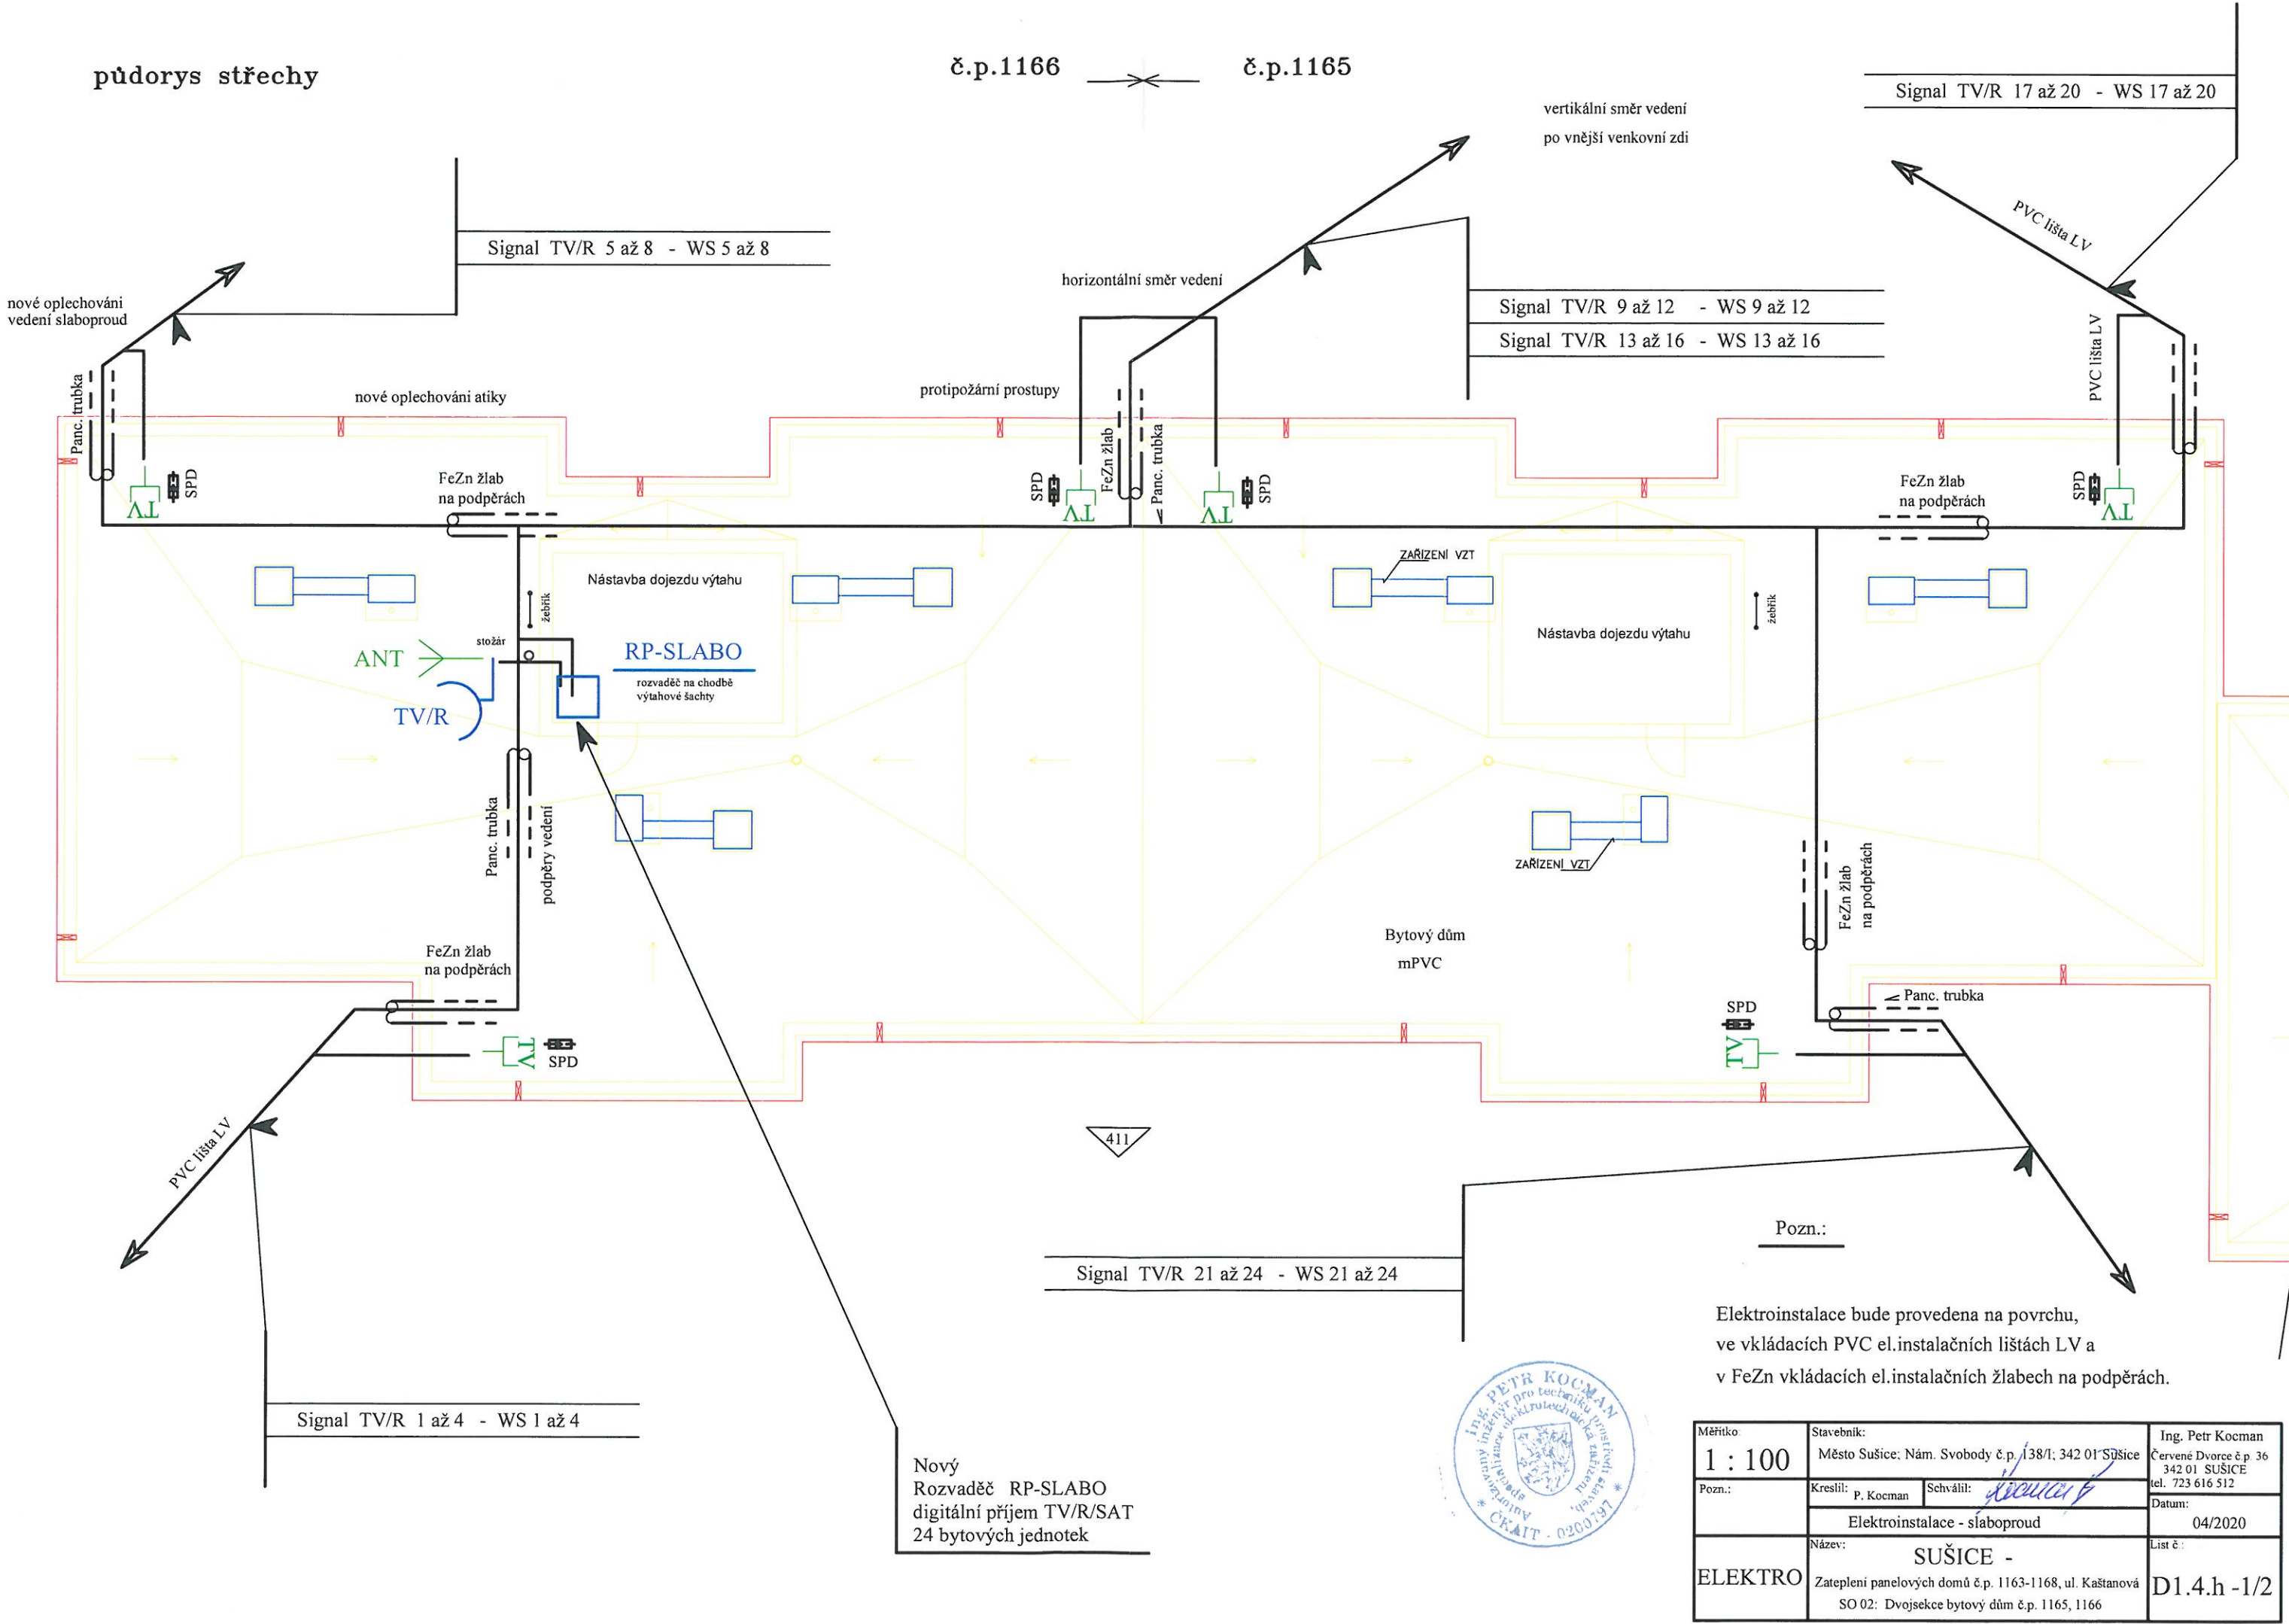

Pozn.:
Elektroinstalace bude provedena na povrchu,
ve vkládacích PVC el.instalačních lištách LV a
v FeZn vkládacích el.instalačních žlabech na podpěrách.



Měřítko: 1 : 100	Stavebník: Město Sušice; Nám. Svobody č.p. 138/1; 342 01 Sušice	Ing. Petr Kocman Červené Dvorce č.p. 36 342 01 SUŠICE tel. 723 616 512
Pozn.:	Kreslil: P. Kocman Schválil: <i>[Signature]</i>	Datum: 04/2020
ELEKTRO	Název: SUŠICE - Zateplení panelových domů č.p. 1163-1168, ul. Kaštanová SO 02: Dvojsekcce bytový dům č.p. 1165, 1166	List č.: D1.4.h -1/2